

IMPIANTO TERMICO E IDRICO



Stato di fatto

VIA ROMA

IMPIANTO ANTIFURTO E VIDEOSORVEGLIANZA



Stato di fatto

VIA ROMA

IMPIANTO TERMICO E IDRICO

Stato di fatto

- Fan Coil Fan coil
- Clim. m. Climatizzatore
- Servizi igienici

Progetto

- Fan Coil Fan coil di nuova installazione

IMPIANTO ANTIFURTO E VIDEOSORVEGLIANZA

Stato di fatto

- Camera Telecamera videosorveglianza
- SM Sensore di movimento


Stato di fatto

- Camera Telecamera videosorveglianza



Progetto

VIA ROMA

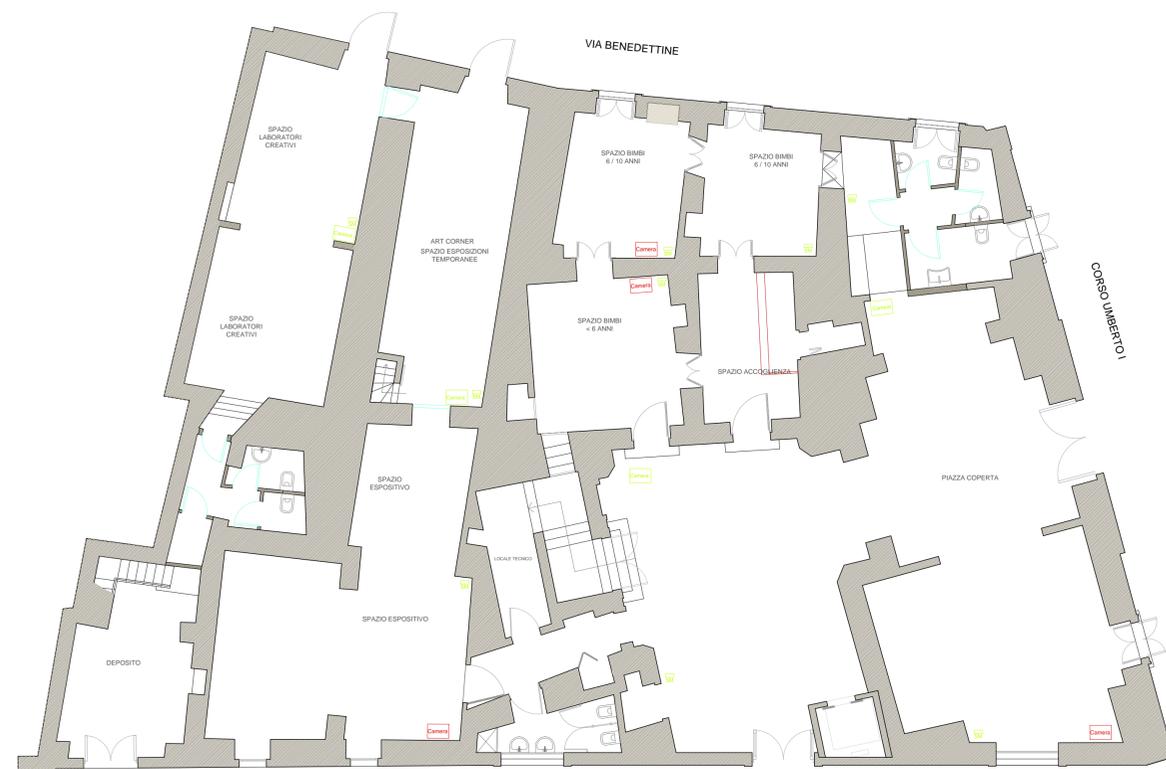

Progetto

VIA ROMA

REGIONE PUGLIA
 POR FESR PUGLIA 2014 - 2020
 Asse VI - Tutela dell'ambiente e promozione delle risorse naturali e culturali
 Azione 6.7 - Interventi per la valorizzazione e la fruizione del patrimonio culturale



COMUNE DI UGENTO
 Provincia di Lecce

STUDIO DI CONSULENZA ARCHEOLOGICA
 Soggetto gestore
 Sistema Museale di Ugento



RESTAURO E NUOVO ALLESTIMENTO QUALE
 COMMUNITY LIBRARY DI PALAZZO ROVITO NEL
 CENTRO STORICO DI UGENTO

PROGETTO ESECUTIVO

PROGETTISTI: **Arch. GIANLUCA ANDREASSI** (coordinamento)
Ing. LUIGI ROSSETTI (coordinatore sicurezza)
VINCENZO CAIULO (consulente restauro)
Arch. MICHELE SCHIAVANO (collaboratore)

TIMBRO:	OGGETTO: Stato di fatto e Progetto Pianta piano terra Schema degli impianti Impianto termico e impianto antifurto videosorveglianza	TAV. T11
APPROVAZIONE:	SCALA scala 1:100	DATA OTTOBRE 2017
	NOTE	