


IMPIANTO DI ILLUMINAZIONE



Stato di fatto

IMPIANTO ELETTRICO

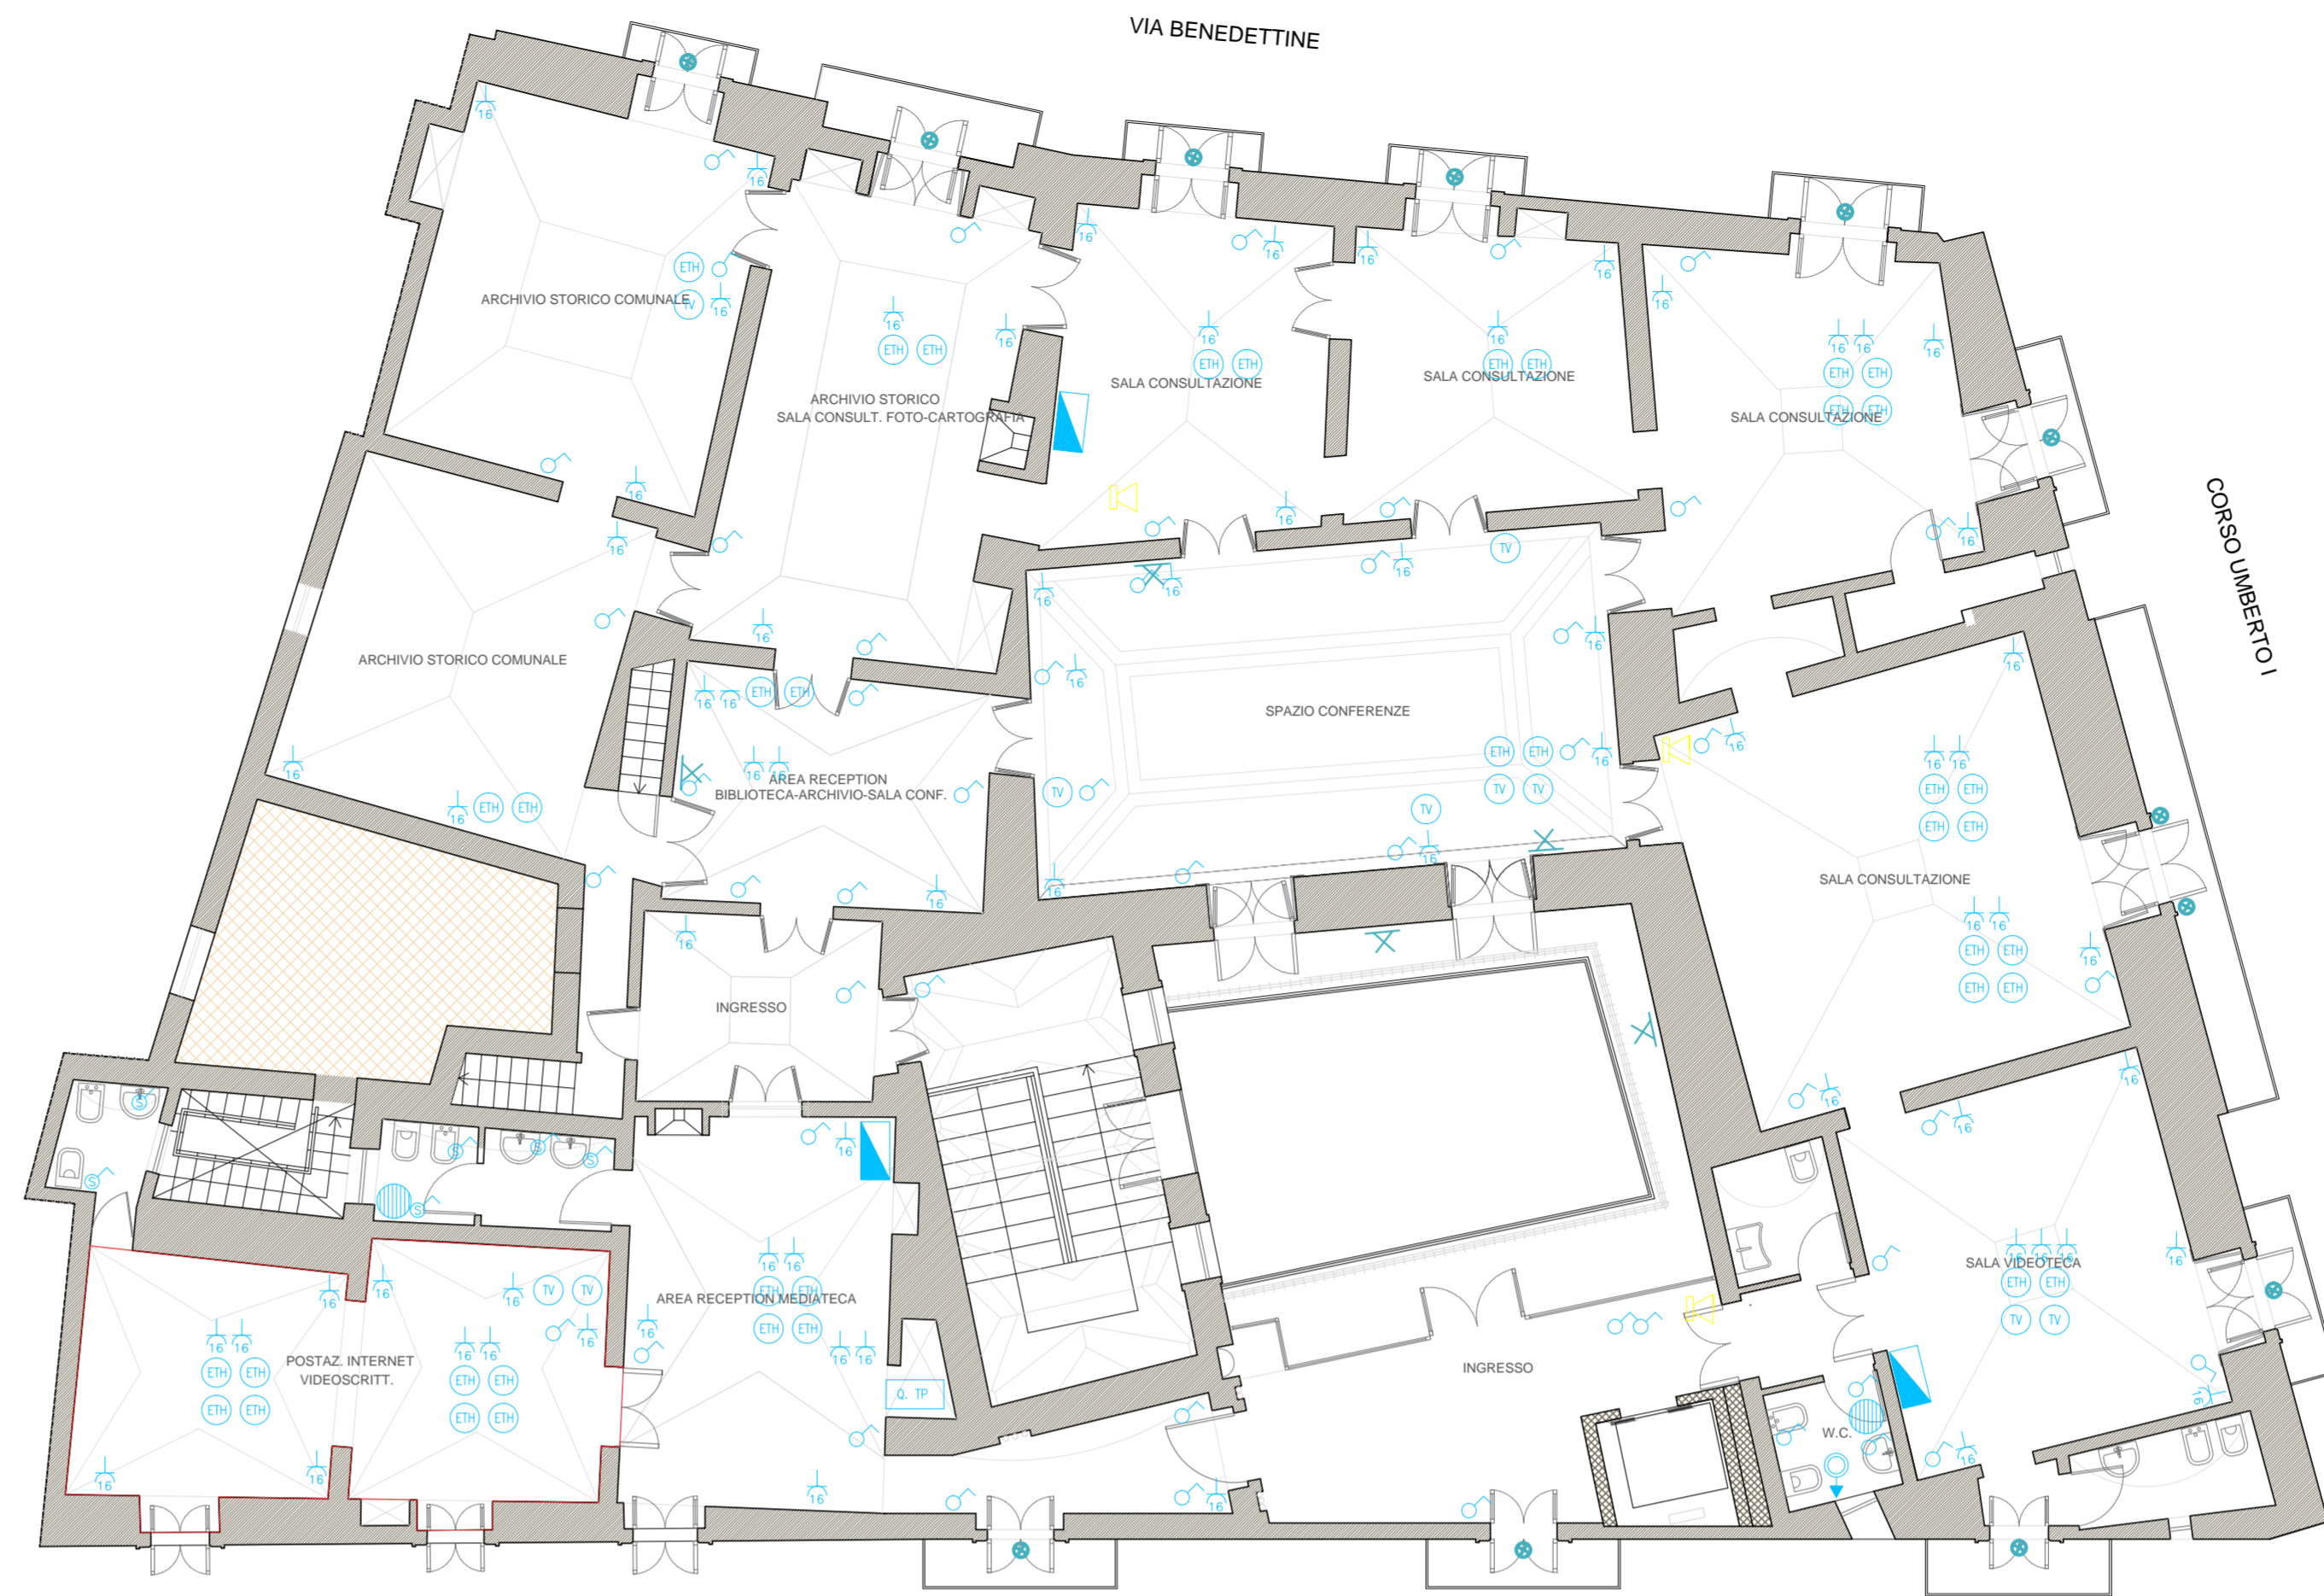

Stato di fatto

IMPIANTO DI ILLUMINAZIONE

Stato di fatto

- Corpo illuminante a parete
- Corpo illuminante a sospensione
- Luce di sicurezza - illuminazione di emergenza
- Corpo illuminante esterno

Progetto

- Corpo illuminante a parete
- Corpo illuminante a sospensione
- Luce di sicurezza - illuminazione di emergenza


IMPIANTO ELETTRICO

Stato di fatto

- Presa 10/16
- Interruttore comando luci
- Presa televisione
- Presa Ethernet
- Quadro elettrico

Progetto

- Presa 10/16
- Interruttore comando luci
- Presa televisione
- Presa Ethernet

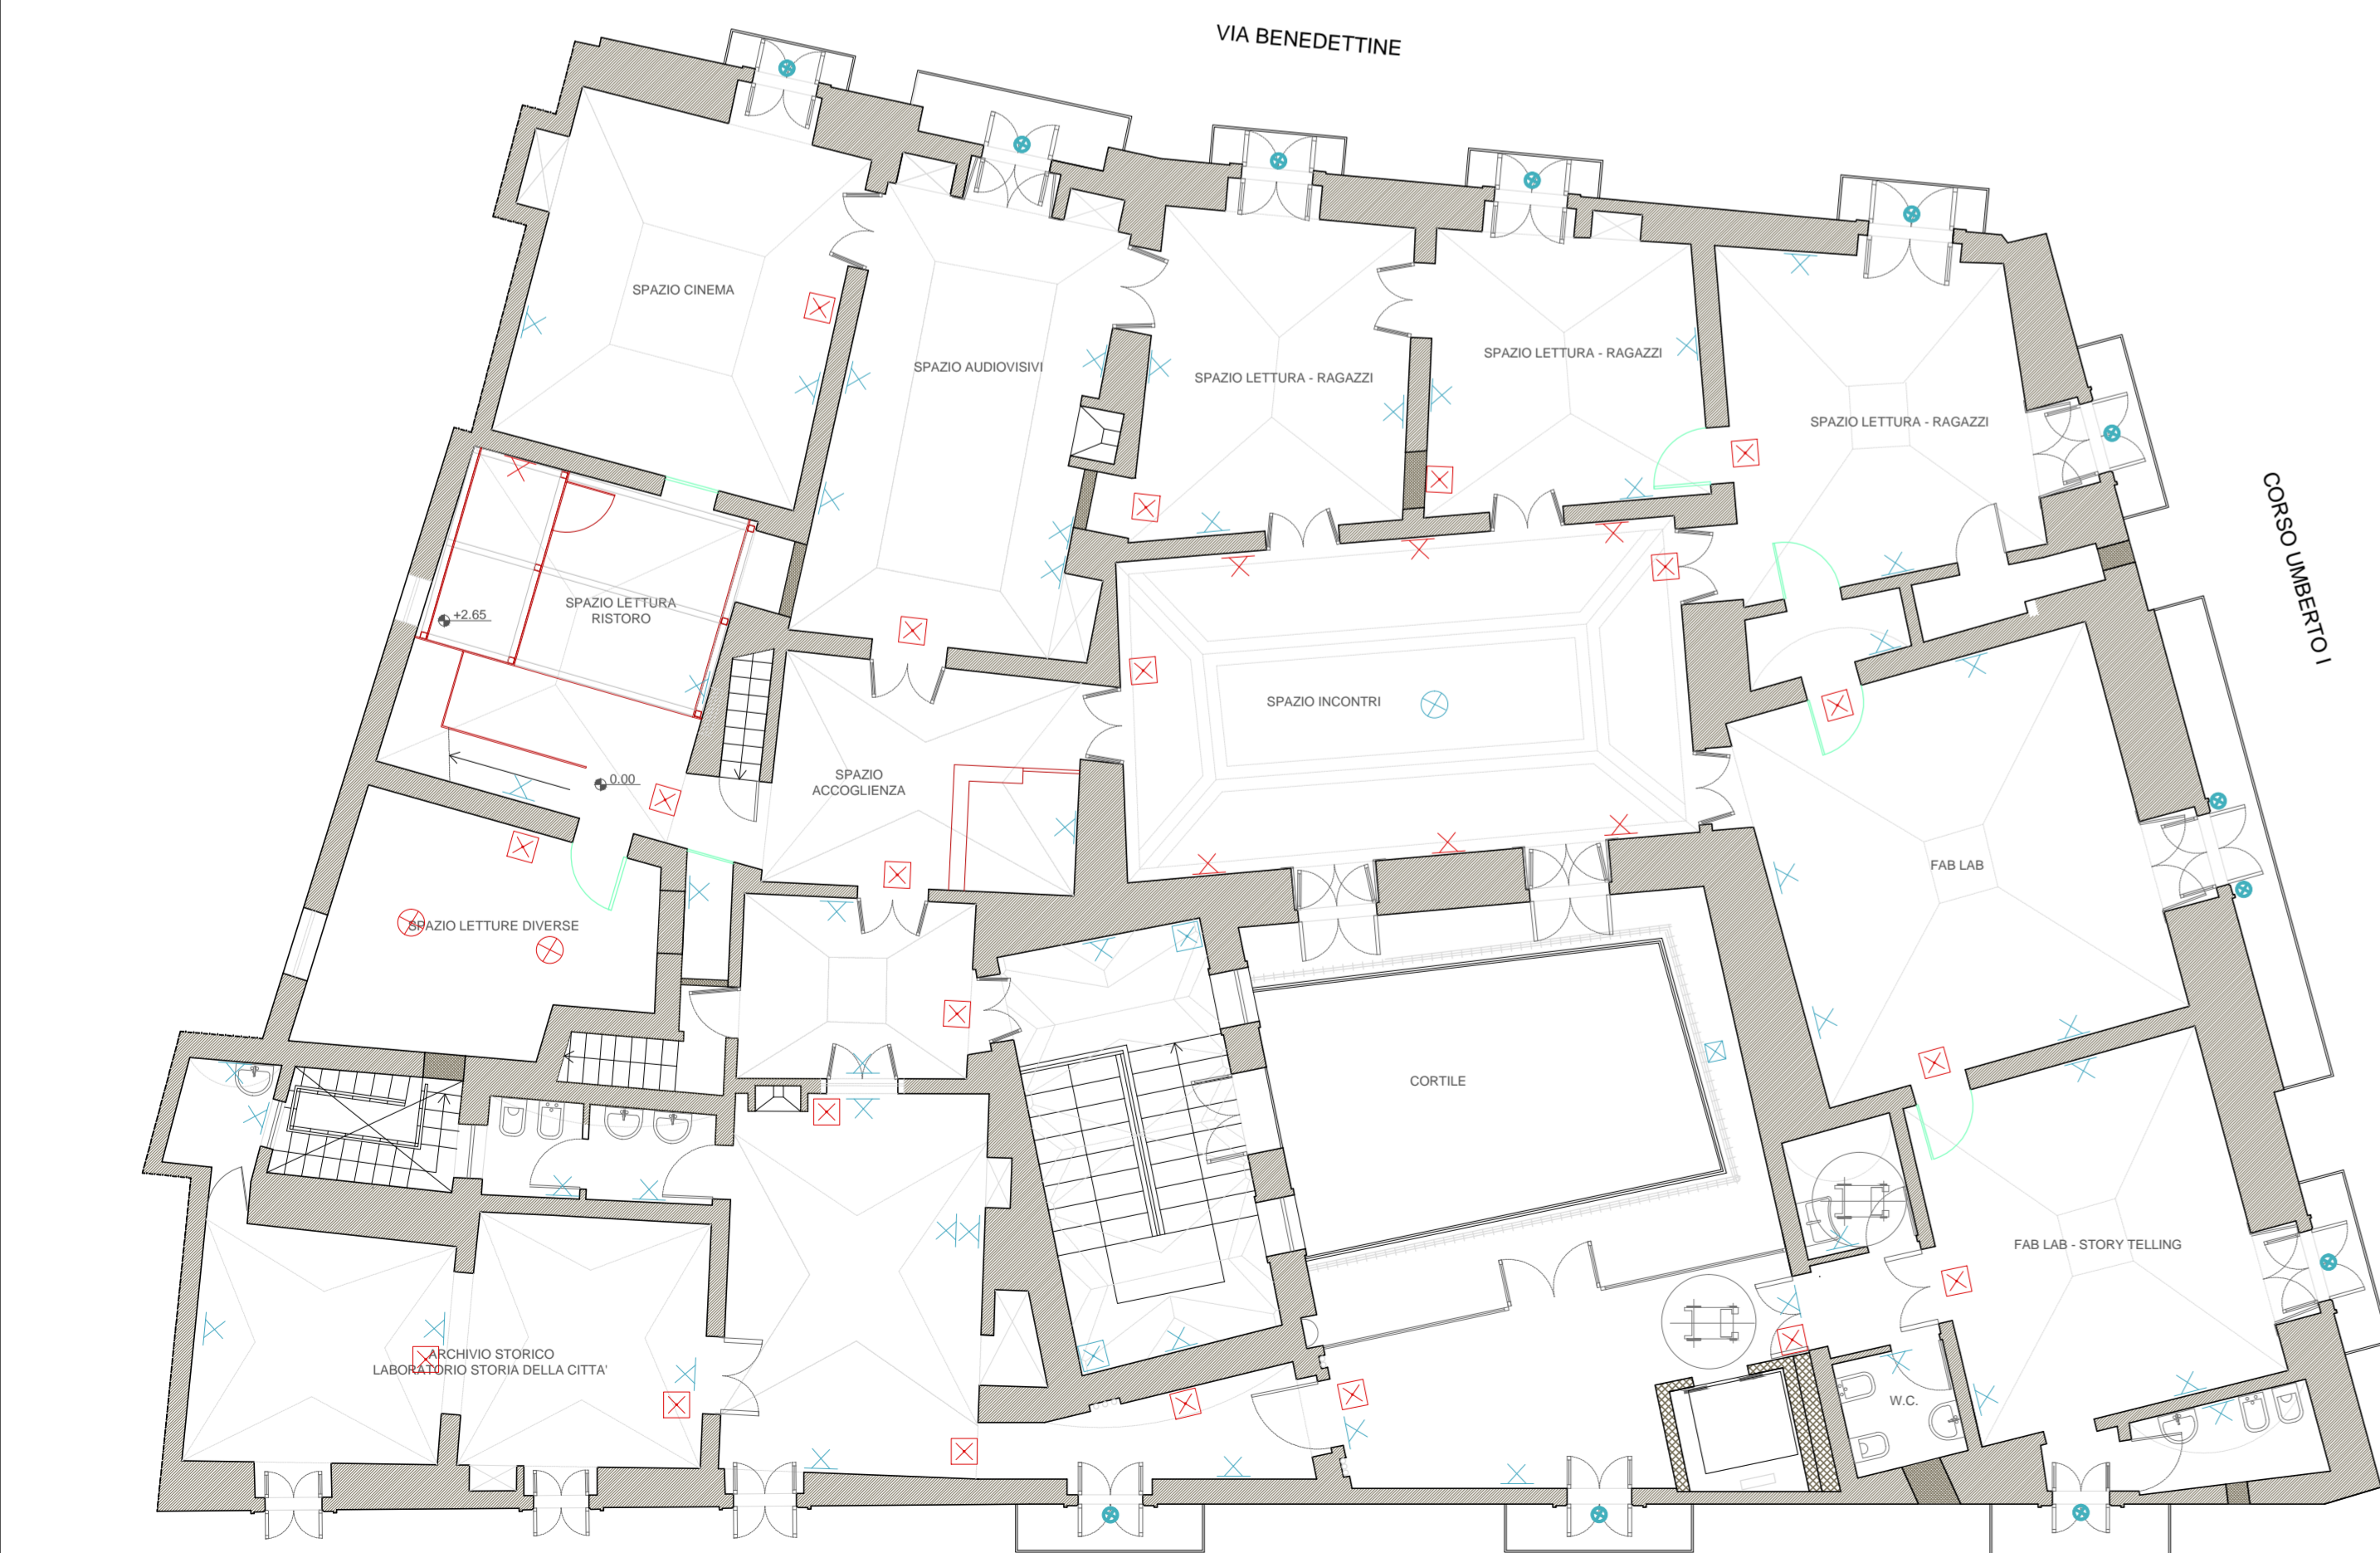

Progetto




Progetto

REGIONE PUGLIA  
 POR FESR PUGLIA 2014 - 2020  
 Asse VI - Tutela dell'ambiente e promozione delle risorse naturali e culturali  
 Azione 6.7 - Interventi per la valorizzazione e la fruizione del patrimonio culturale



COMUNE DI UGENTO  
 Provincia di Lecce

STUDIO DI CONSULENZA ARCHEOLOGICA  
 Soggetto gestore  
 Sistema Museale di Ugento

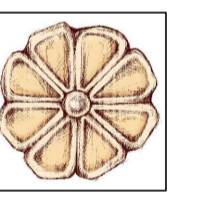

RESTAURO E NUOVO ALLESTIMENTO QUALE  
 COMMUNITY LIBRARY DI PALAZZO ROVITO NEL  
 CENTRO STORICO DI UGENTO

PROGETTO ESECUTIVO

PROGETTISTI: **Arch. GIANLUCA ANDREASSI** (coordinamento)  
**Ing. LUIGI ROSSETTI** (coordinatore sicurezza)  
**VINCENZO CAIULO** (consulente restauro)  
**Arch. MICHELE SCHIAVANO** (collaboratore)

TIMBRO:	OGGETTO: <b>Stato di fatto e Progetto Pianta piano primo Schema degli impianti Impianto elettrico e sistema di illuminazione</b>	TAV. <b>T14</b>
APPROVAZIONE:	SCALA scala 1:100 NOTE	DATA OTTOBRE 2017